


Nie wykazuje się, istnienia w terenie innych nie-wykazanych na niniejszej mapie urządzeń podziemnych. Mapa nie była zaliczona do inwentaryzacji lub o których brak jest informacji w dokumentach branżowych.

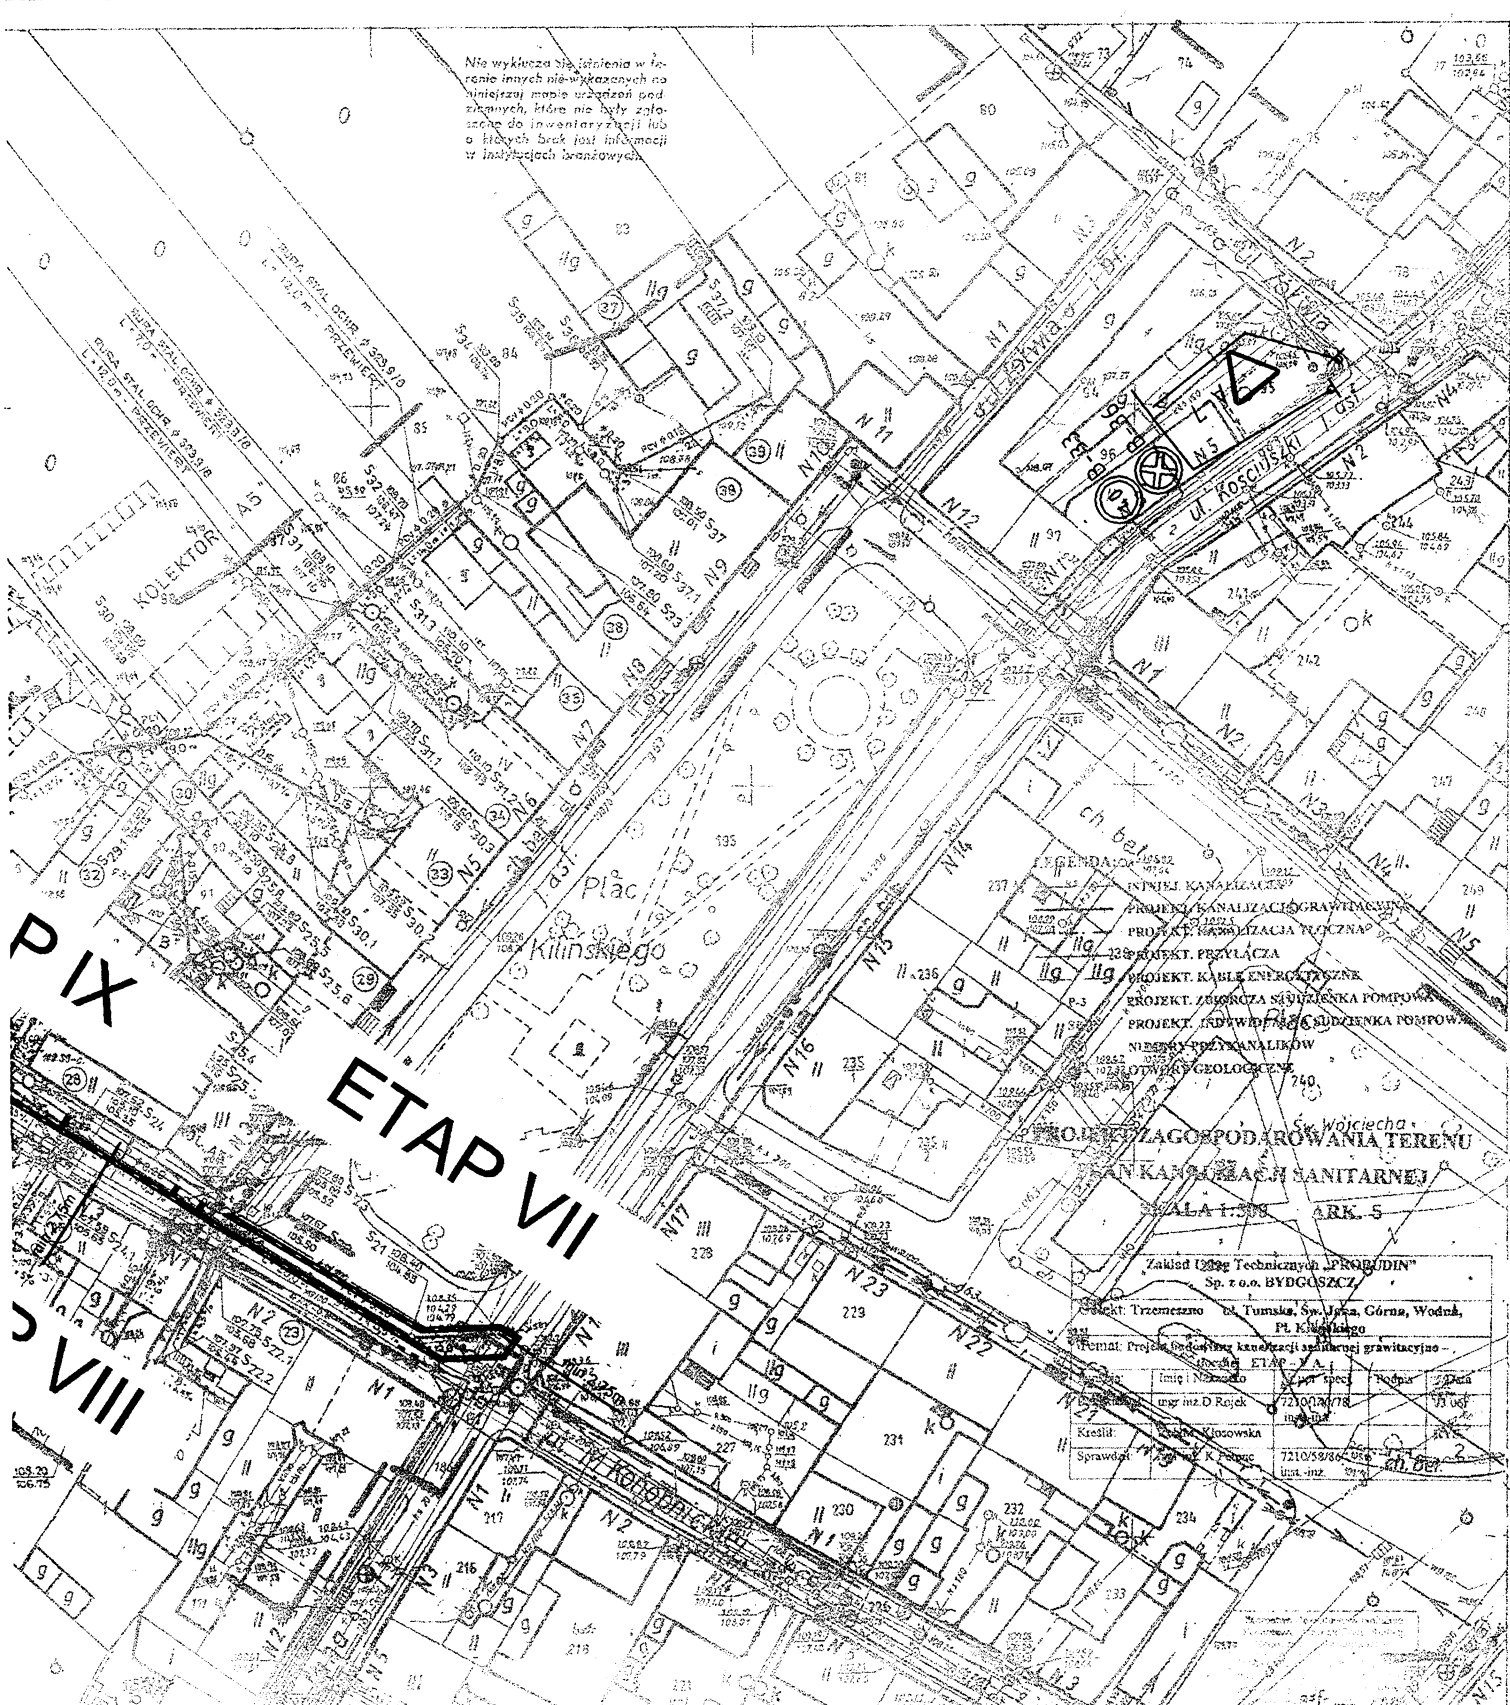

P IX
S VIII
ETAP VII

PROJEKT ZAGOSPODAROWANIA TERENU
SANITARNYCH KANALIZACJI
SKALA 1:500 ARK. 5

Zakład Usług Technicznych "PROBUDIN"
Sp. z o.o. BYDGOSZCZ
Projekt: Trzemeszno ul. Tumska, Sw. Józefa, Górna, Wodna,
Pl. Kilińskiego
Temat: Projekt sieci kanalizacji sanitarnej grawitacyjnej -
ETAP VII
Imię i Nazwisko: [blank] Data: [blank]
mgr inż. D. Rajek 721003478 17.01.2011
Kreślił: [blank]
Sprawdził: [blank] 721058866 08.01.2011