

**MAPA**  
Do celów projektowych  
**1:500**

Nie wyklucza się w terenie innych urządzeń podziemnych nie wykazanych na mapie, które nie były zgłoszone do inwentaryzacji, o których brak informacji.

Wszelkie trwałe obiekty budowlane podlegają wytyczeniu przez jednostki wykonawstwa geodezyjnego (Ustawa z dnia 17 maja 1989 r. Prawo geodezyjne i kartograficzne art.27 ust. 2 pkt. 2 Dz. U. z 2000 r. Nr 100 poz. 1086 ze zmianami oraz Ustawa z dnia 7 lipca 1994 r. Prawo budowlane art. 43 pkt.1 (Dz. U. z 1994 r. Nr 89, poz. 414 ze zmianami).

Zgodnie z art. 18 ustawy z dnia 17 maja 1989 r. Prawo geodezyjne i kartograficzne (Dz. U. z 2000 r. Nr 100, poz. 1086 ze zmianami) Rozpowszechnianie, rozprowadzanie oraz reprodukcowanie w całości rozpowszechniania map... wymaga zezwolenia starosty.

----- zasięg aktualizacji

**REPRODUKCYJA WZBRONIONA - WOLNO REPRODUKOWAĆ PO NANIESIENIU PROJEKTU**


Województwo : wielkopolskie  
Powiat : gnieźnieński  
Gmina : Trzemeszno  
Obręb : Trzemeszno  
Układ wsp. prost. płaskich: 1965/4  
Układ wysokościowy: Kronstadt 86  
Arkusz ewid. : 5  
Działki :  
wg zasięgu :  
Seksja : 364.431.234  
D.Z. : 4211/2013 ; Kerg : 1605-4/2013  
Stan na dzień : 25.05.2013 r.

**WYKONAWCA**

Usługi Geodezyjno-Kartograficzne  
Łaszek Nowy 972  
ul. Zawadzka 10, lok. 211  
62-300 Wierzbno, tel. 611 80 85 89  
NIP 780 163 45 45, REG. 630445670

Łaszek Nowy 972  
Biuro Usług Geodezyjno-Kartograficznych  
nr upr. 13972

Wzrostła ostatecznym trybem...  
Dokumenty z pominięciem...  
do czasu powołania w...  
11 07 2013  
1605-4/2013  
Ministerstwo Infrastruktury i Budownictwa  
Projektowanie obiektu budowlanego...  
11 07 2013

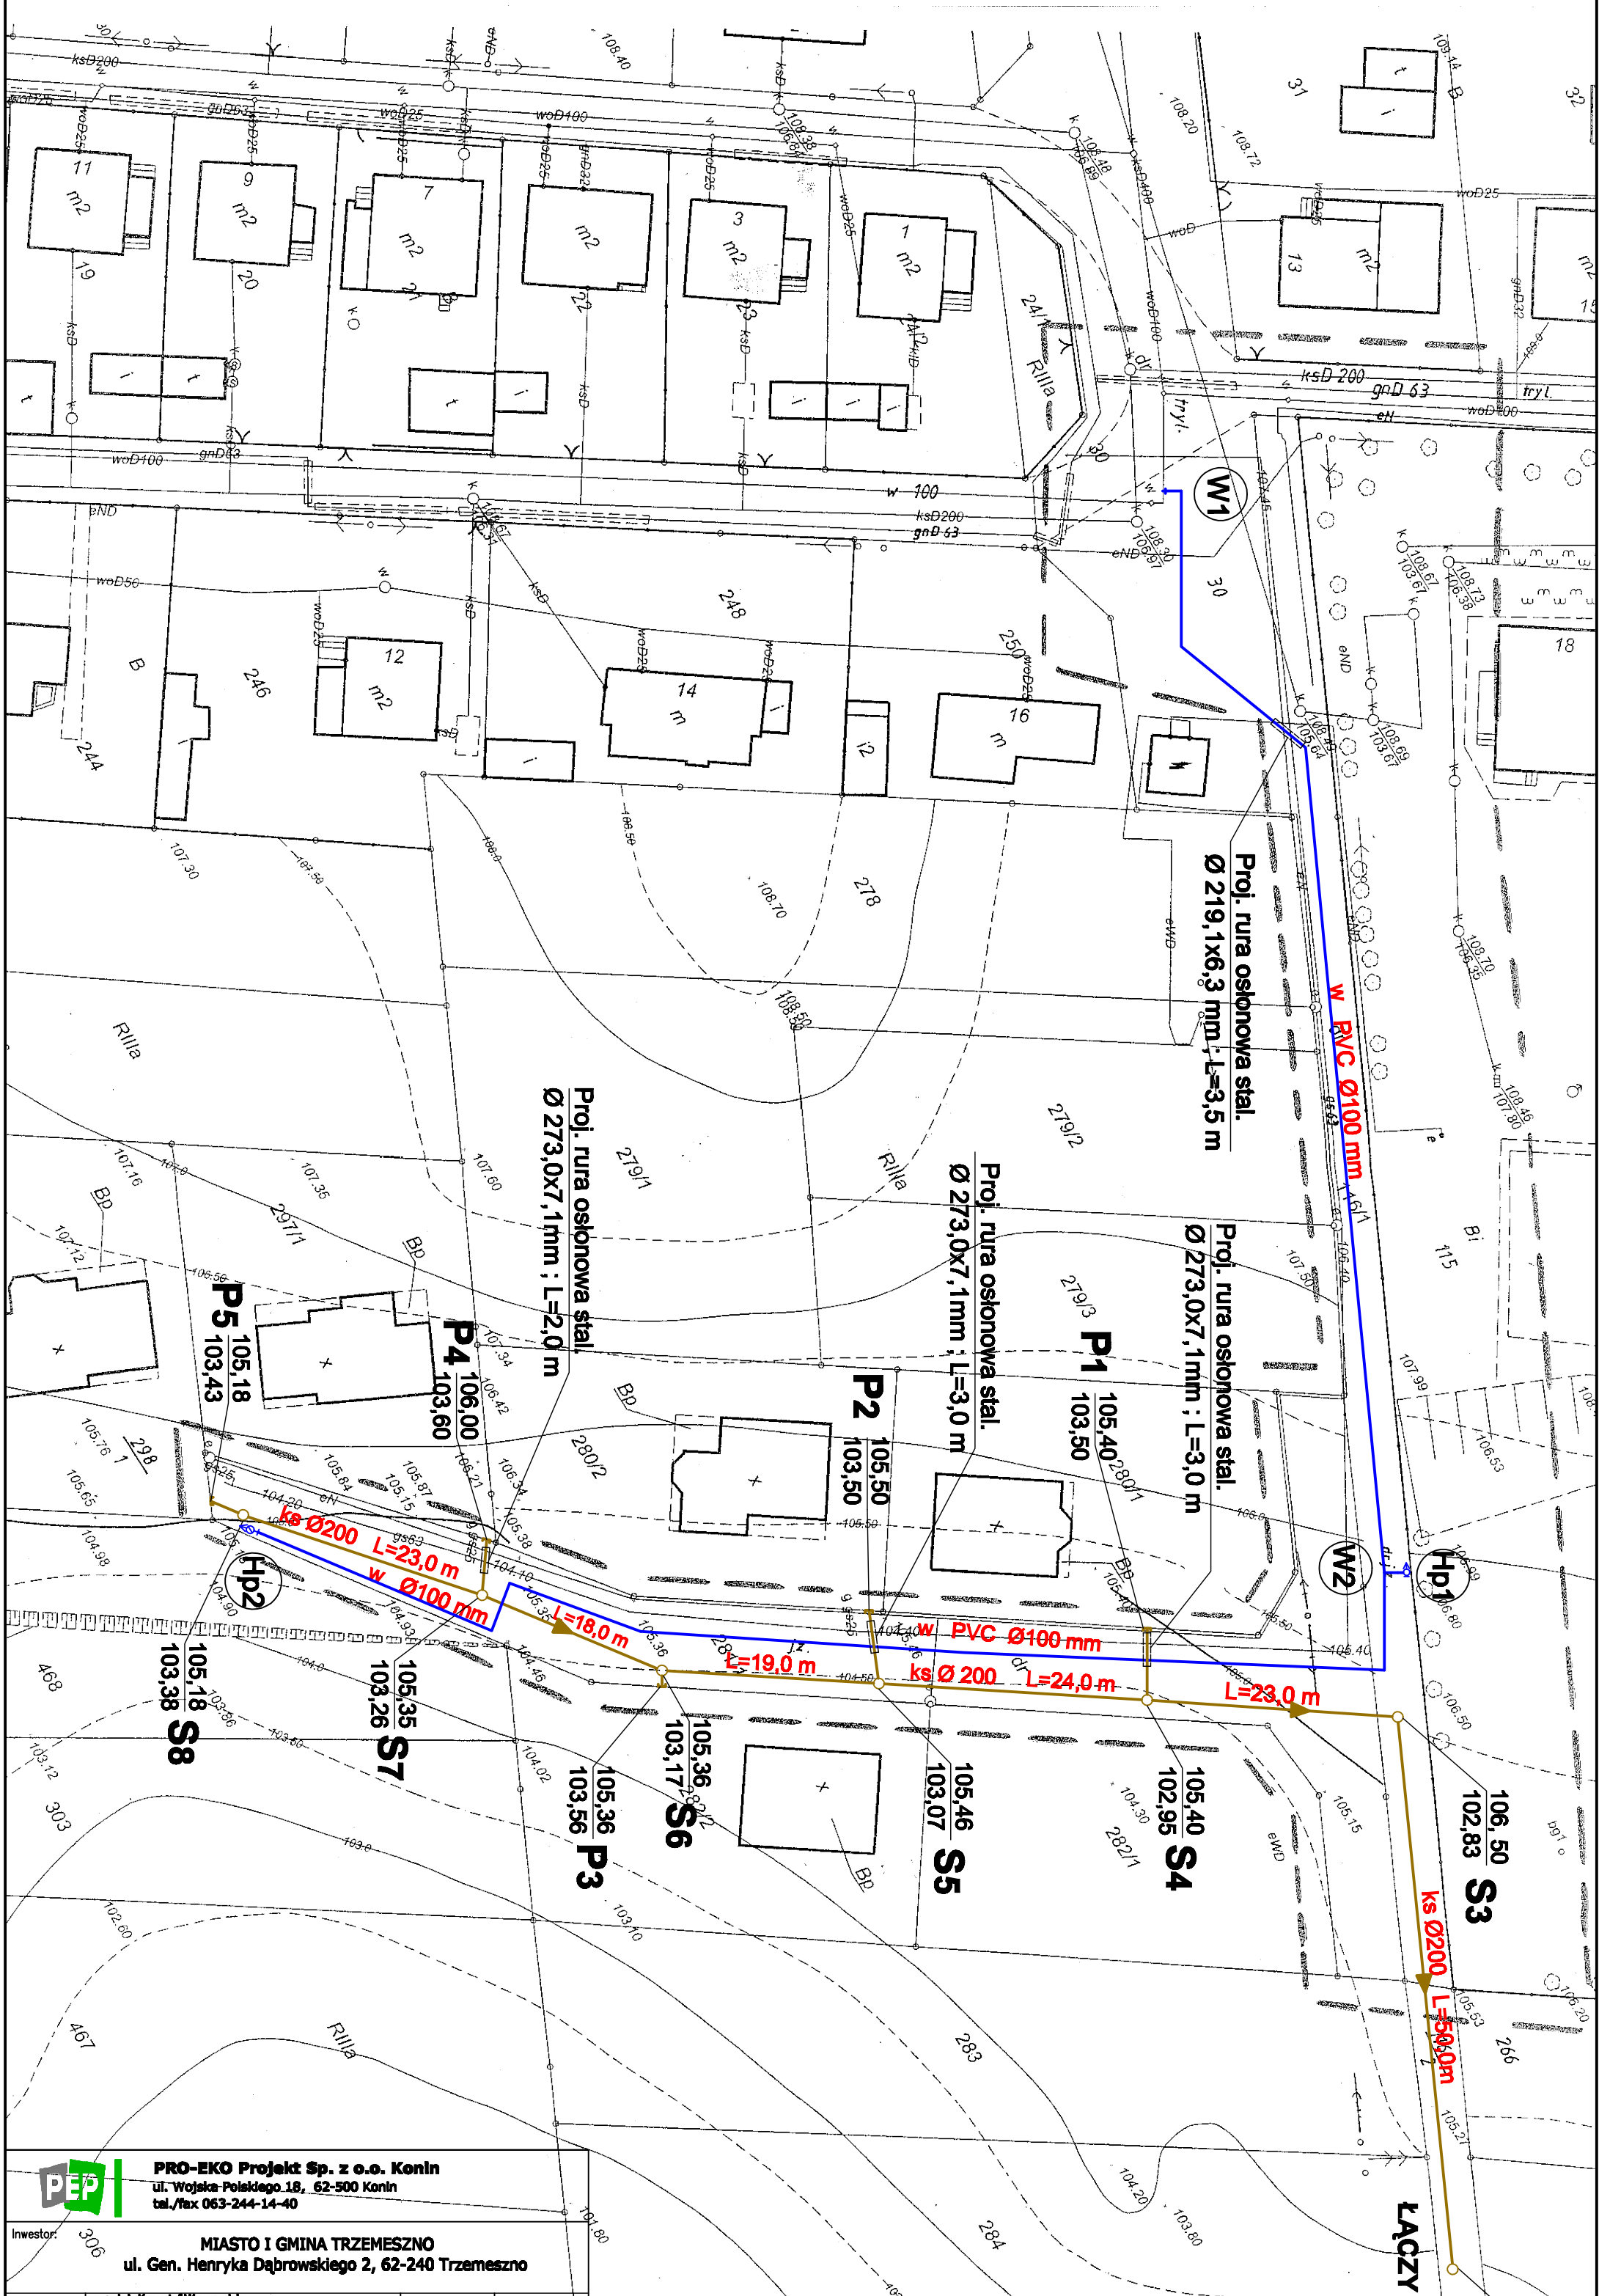

<b>PRO-EKO Projekt Sp. z o.o. Konin</b> ul. Wojska Polskiego 18, 62-500 Konin tel./fax 063-244-14-40	
Investor:	<b>MIASTO I GMINA TRZEMESZNO</b> ul. Gen. Henryka Dąbrowskiego 2, 62-240 Trzemeszno
Projektował:	mgr inż. Krzysztof Wawrzyniak specjalność Instalacyjno-Instalacyjna GP.734/1/03/94 Data: 06.2013
Sprawił:	mgr inż. Inna Dąbrowska specjalność Instalacyjno-Instalacyjna GP.115/7346/II/35/01 Data: 06.2013
Opracował:	mgr inż. Agnieszka Karmowska Data: 06.2013
Nazwa zadania:	<b>BUDOWA SIECI WODOCIĄGOWEJ I KANALIZACJI SANITARNEJ TERENU BUDOWNICTWA MIESZKANIOWEGO PRZY UL. MAJORA ANDRZEJA MARCHLEWICZA W TRZEMESZNIE</b>
Temat rysunku:	<b>Projekt zagospodarowania terenu</b>
Skala:	SKALA 1:500
Nr rysunku:	NR RYSUNKU 1.0
Bronza : Sanitarna Stadium : Projekt Budowlano - Wykonawczy	

**ŁĄCZY MAPA NR 2**

104,80  
102,58  
**S2**