

MAPA

Do celów projektowych

1:500

Nie wyklucza się w terenie innych urządzeń podziemnych nie wykazanych na mapie, które nie były zgłoszone do inwentaryzacji, o których brak informacji.

Wszelkie trwałe obiekty budowlane podlegają wytyczeniu przez jednostki wykonawstwa geodezyjnego (Ustawa z dnia 17 maja 1989 r. Prawo geodezyjne i kartograficzne art.27 ust. 2 pkt. 2 Dz. U. z 2000 r. Nr 100 poz. 1086 ze zmianami oraz Ustawa z dnia 7 lipca 1994 r. Prawo budowlane art. 43 pkt.1 (Dz. U. z 1994 r. Nr 89, poz. 414 ze zmianami).

Zgodnie z art. 18 ustawy z dnia 17 maja 1989 r. Prawo geodezyjne i kartograficzne (Dz. U. z 2000 r. Nr 100, poz. 1086 ze zmianami) Rozpowszechnianie, rozprowadzanie oraz reprodukcowanie w celu rozpowszechniania map... wymaga zezwolenia starosty.

----- zasięg aktualizacji



REPRODUKCYJA WZBRONIONA - WOLNO REPRODUKOWAĆ PO NANIŻSIENIU PROJEKTU

Województwo : wielkopolskie
Powiat : gnieźnieński
Gmina : Trzemeszno - miasto
Obręb : Trzemeszno Obr. 6
Układ wsp. prost. płaskich: 2000/18
Układ wysokościowy: Kronszrad 86
Arkusz ewid. : 1
Działki : wg zasięgu
Sekcja : 364.431.234
D.Z. 6064/2013 : Kerg. T605-5/2013
Stian na dzień : 26.06.2013 r.

WYKONAWCA

Usługi Geodezyjno-Kartograficzne
Leszek Nowicki
ul. rzywodowa 13972
62-220 Młoszewo ul. Różana 24/1
tel. 63 438 27 48 kom 631 80 88 99
NIP 728-100-41-63 REG. 630445970

Leszek Nowicki
dyr. ds. uprawnień
nr upr. 13972

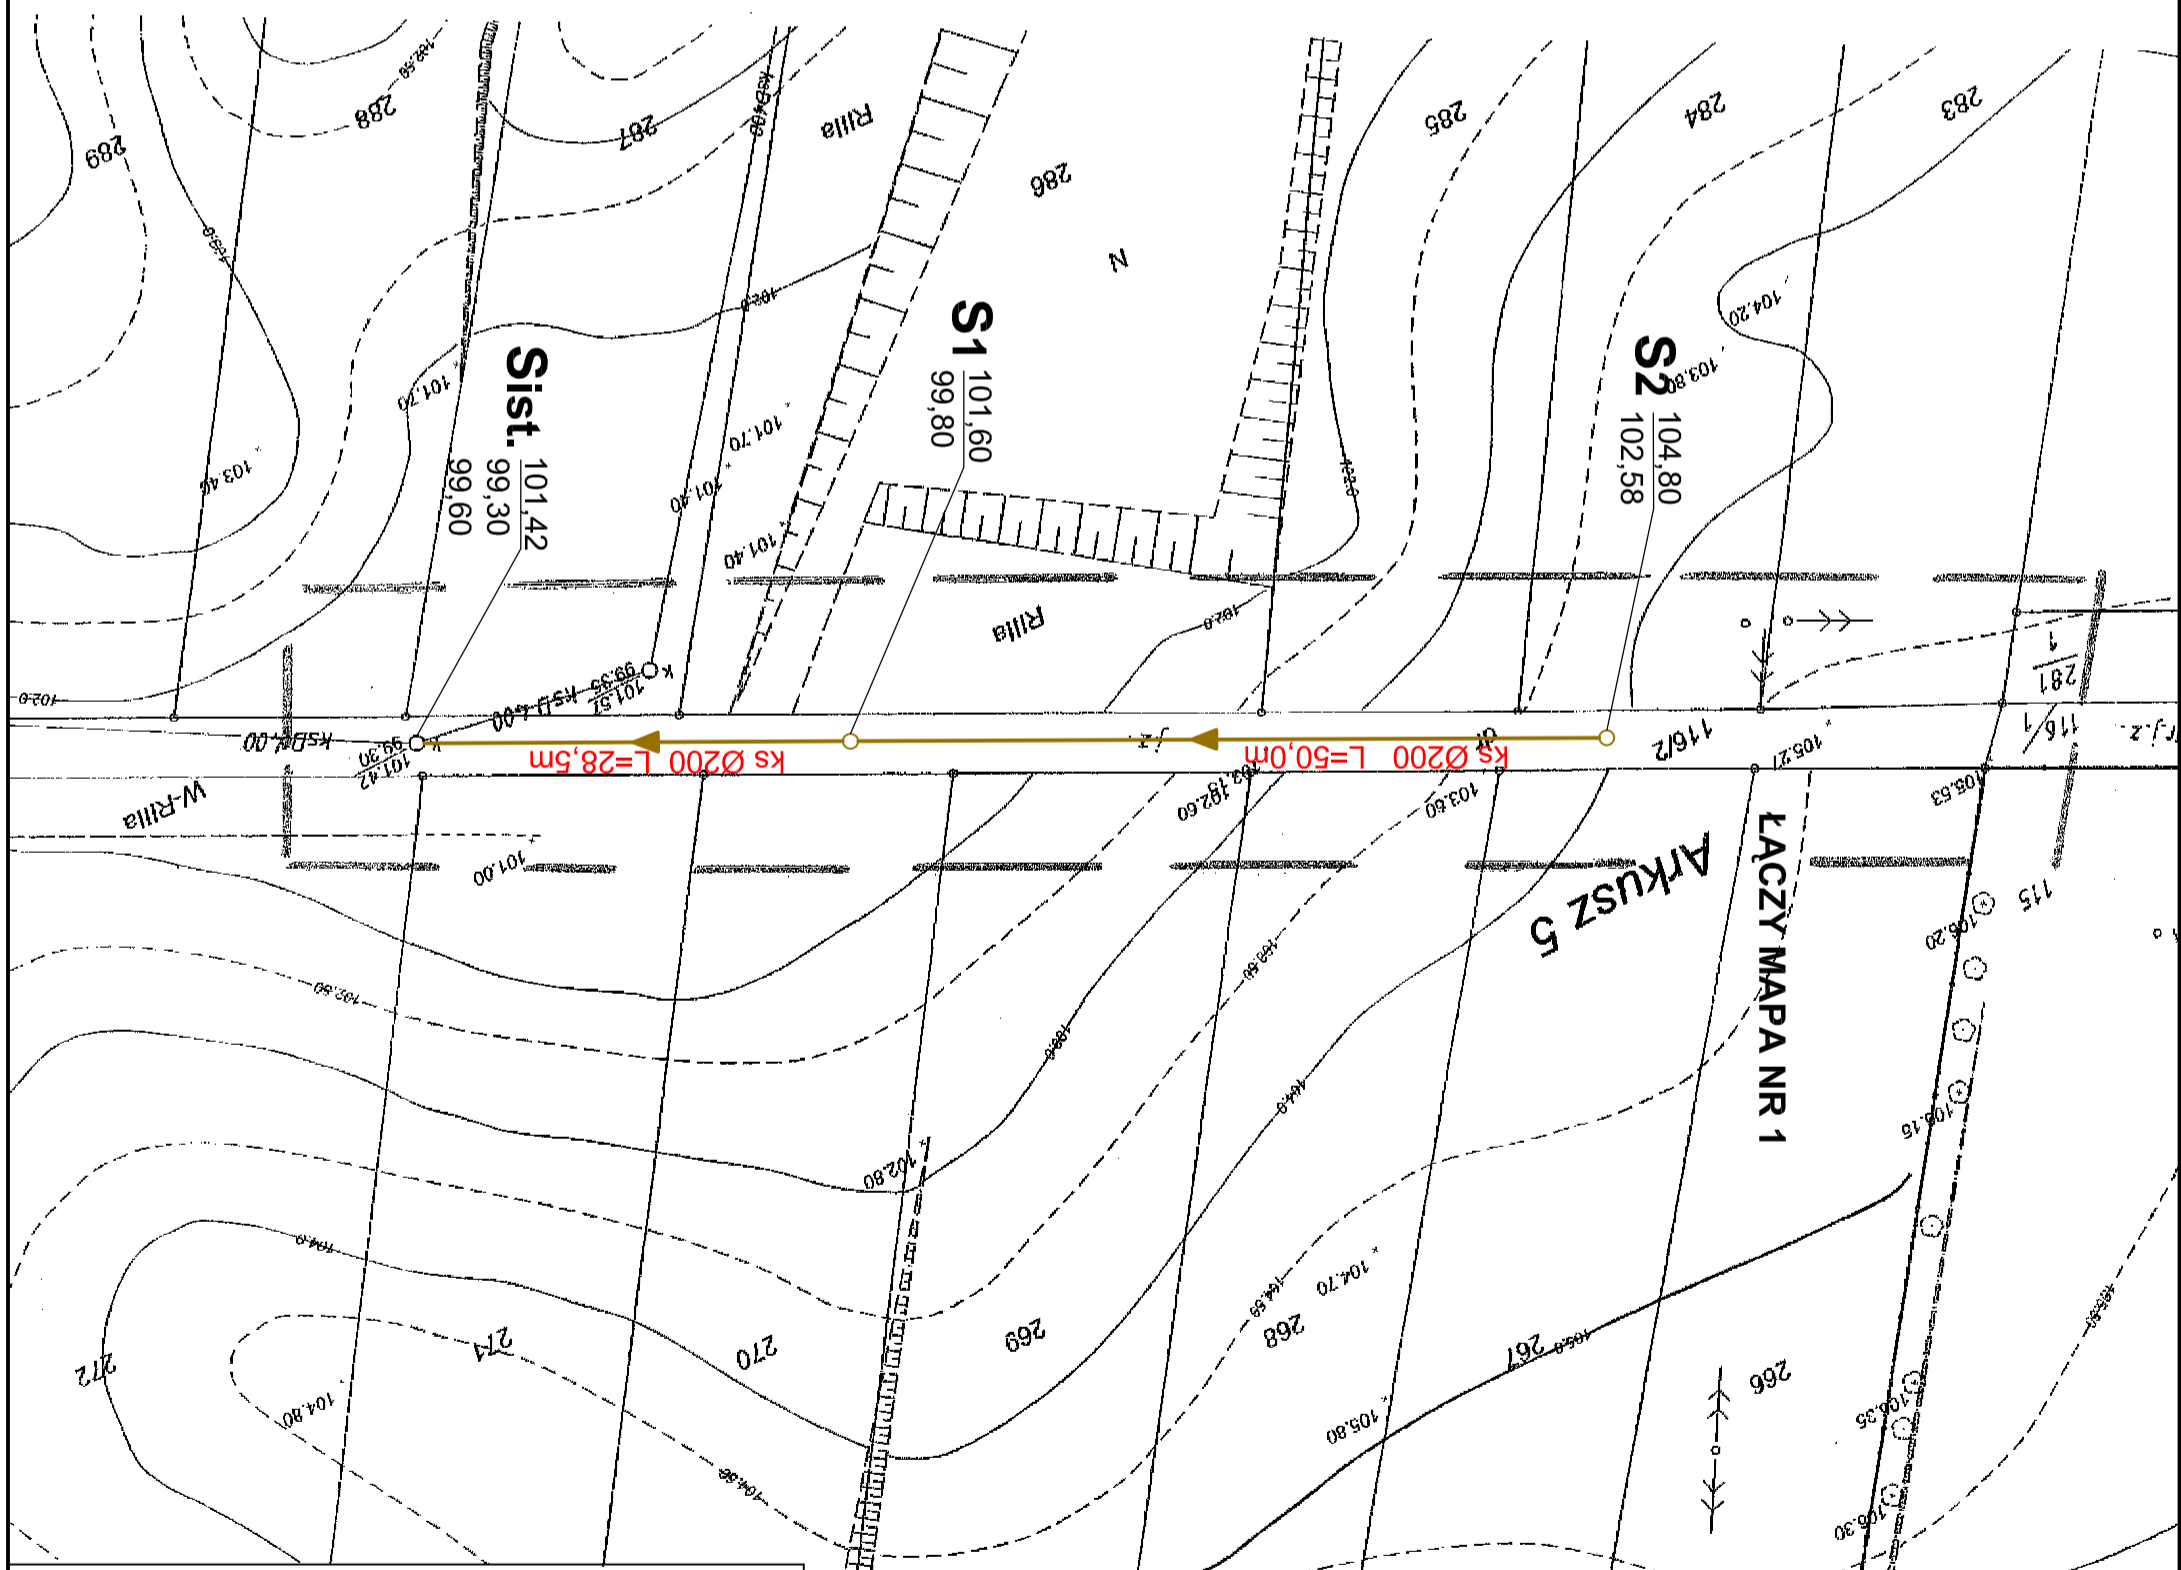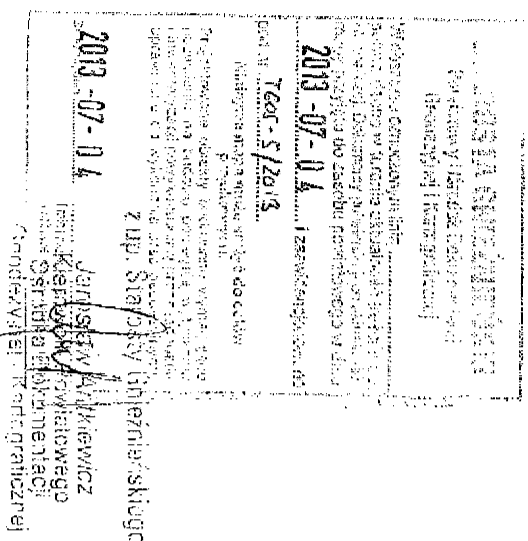

PRO-EKO Projekt Sp. z o.o. Konin ul. Wojska Polskiego 18, 62-500 Konin tel./fax 063-244-14-40	
Inwestor: MIASTO I GMINA TRZEMESZNO ul. Gen. Henryka Dąbrowskiego 2, 62-240 Trzemeszno	
Projektował:	mgr inż. Krzysztof Wawrzyniak specjalność instalacyjno-inżynierska GP.7342/183/94
Sprawił:	mgr inż. Iwona Dąbrowska specjalność instalacyjno-inżynierska GP.115/7346/11/35/91
Opracował:	mgr inż. Agnieszka Karmowska
Nazwa zadania : BUDOWA SIECI WODOCIĄGOWEJ I KANALIZACJI SANITARNEJ TERENU BUDOWNICTWA MIESZKANIOWEGO PRZY UL. MAJORA ANDRZEJA MARCHLEWICZA W TRZEMESZNE	
Temat rysunku :	Projekt zagospodarowania terenu
Skala :	SKALA 1:500
Nr rysunku :	NR RYSUNKU 2.0
Branża : Sanitarna Stadium : Projekt Budowlany – Wykonawczy	