


PROJEKT ZAGOSPODAROWANIA TERENU

Skala 1:500

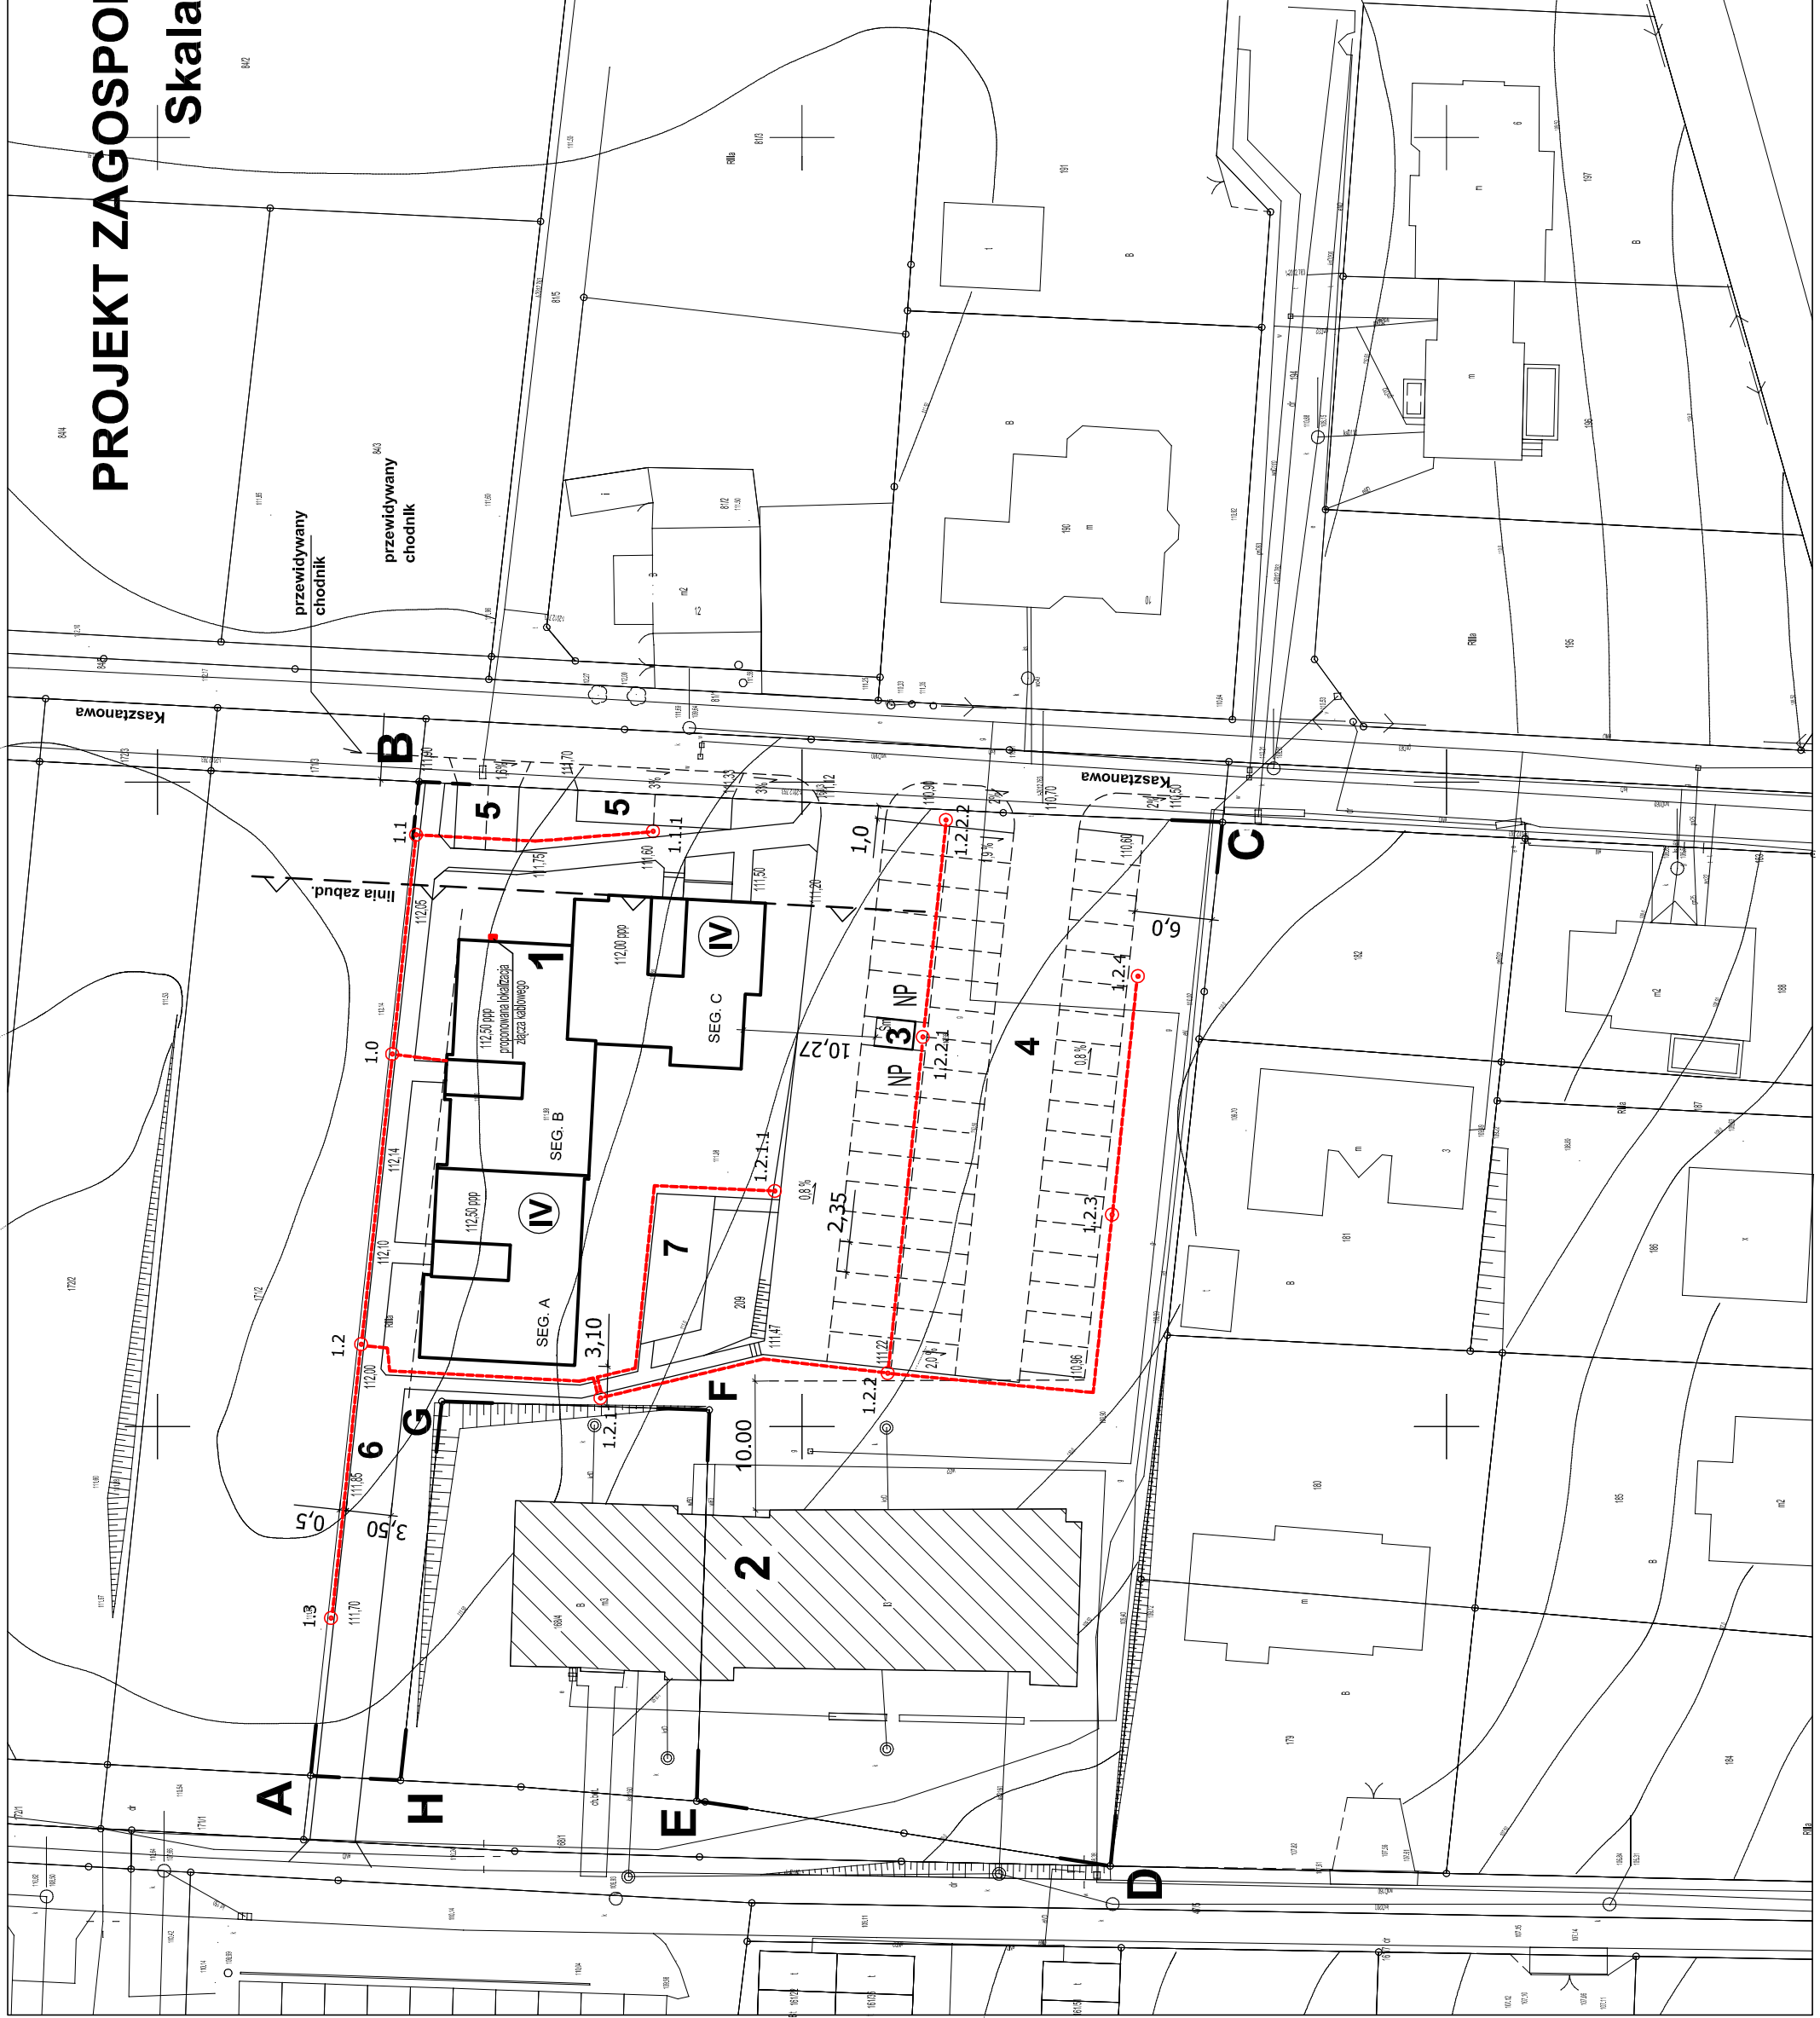

A-H granice opracowania

--- granice działki

▭ budynek projektowany

▨ budynek istniejący

◀ wejście do budynku

1 budynek projektowany

2 budynek istniejący

3 osłona śmietnika

4 parking dla 52 sam.

5 parking dla 2 sam.

6 pieszojezdnia

7 plac zabaw

--- kabel oświetlenia terenu
YAKY 5x10mm²

Plan oświetlenia terenu

BIURO PROJEKTOWE Sławomir Szumiński
86-032 NIEMCZ UL. WOJCIECHA KOSSAKA 8 tel.608304078

Investor	Miasto i Gmina Trzemeszno
Obiekt	Budynek mieszkalny wielorodzinny komunalny
Adres	Trzemeszno, ul.Kasztanowa, dz.nr 209.
Rysunek	Plan oświetlenia terenu
Projektował	inż. Aleksander Michalski
Nr upr. bud.	KH-17342-97/98 do projekt. bez ograniczeń w specjalności elektrycznej
Sprawdził	mgr inż. Paweł Michalski
Nr upr. bud.	ABT-14-7131-40/01 do projekt. bez ograniczeń w specjalności elektrycznej
Nr zlec.	ZPP.271.13.2014
Data	25.07.2014
Rys. nr	E.21