


# PROJEKT ZAGOSPODAROWANIA TERENU

Skala 1:500

## Plansza zbiorcza uzbrojenia terenu

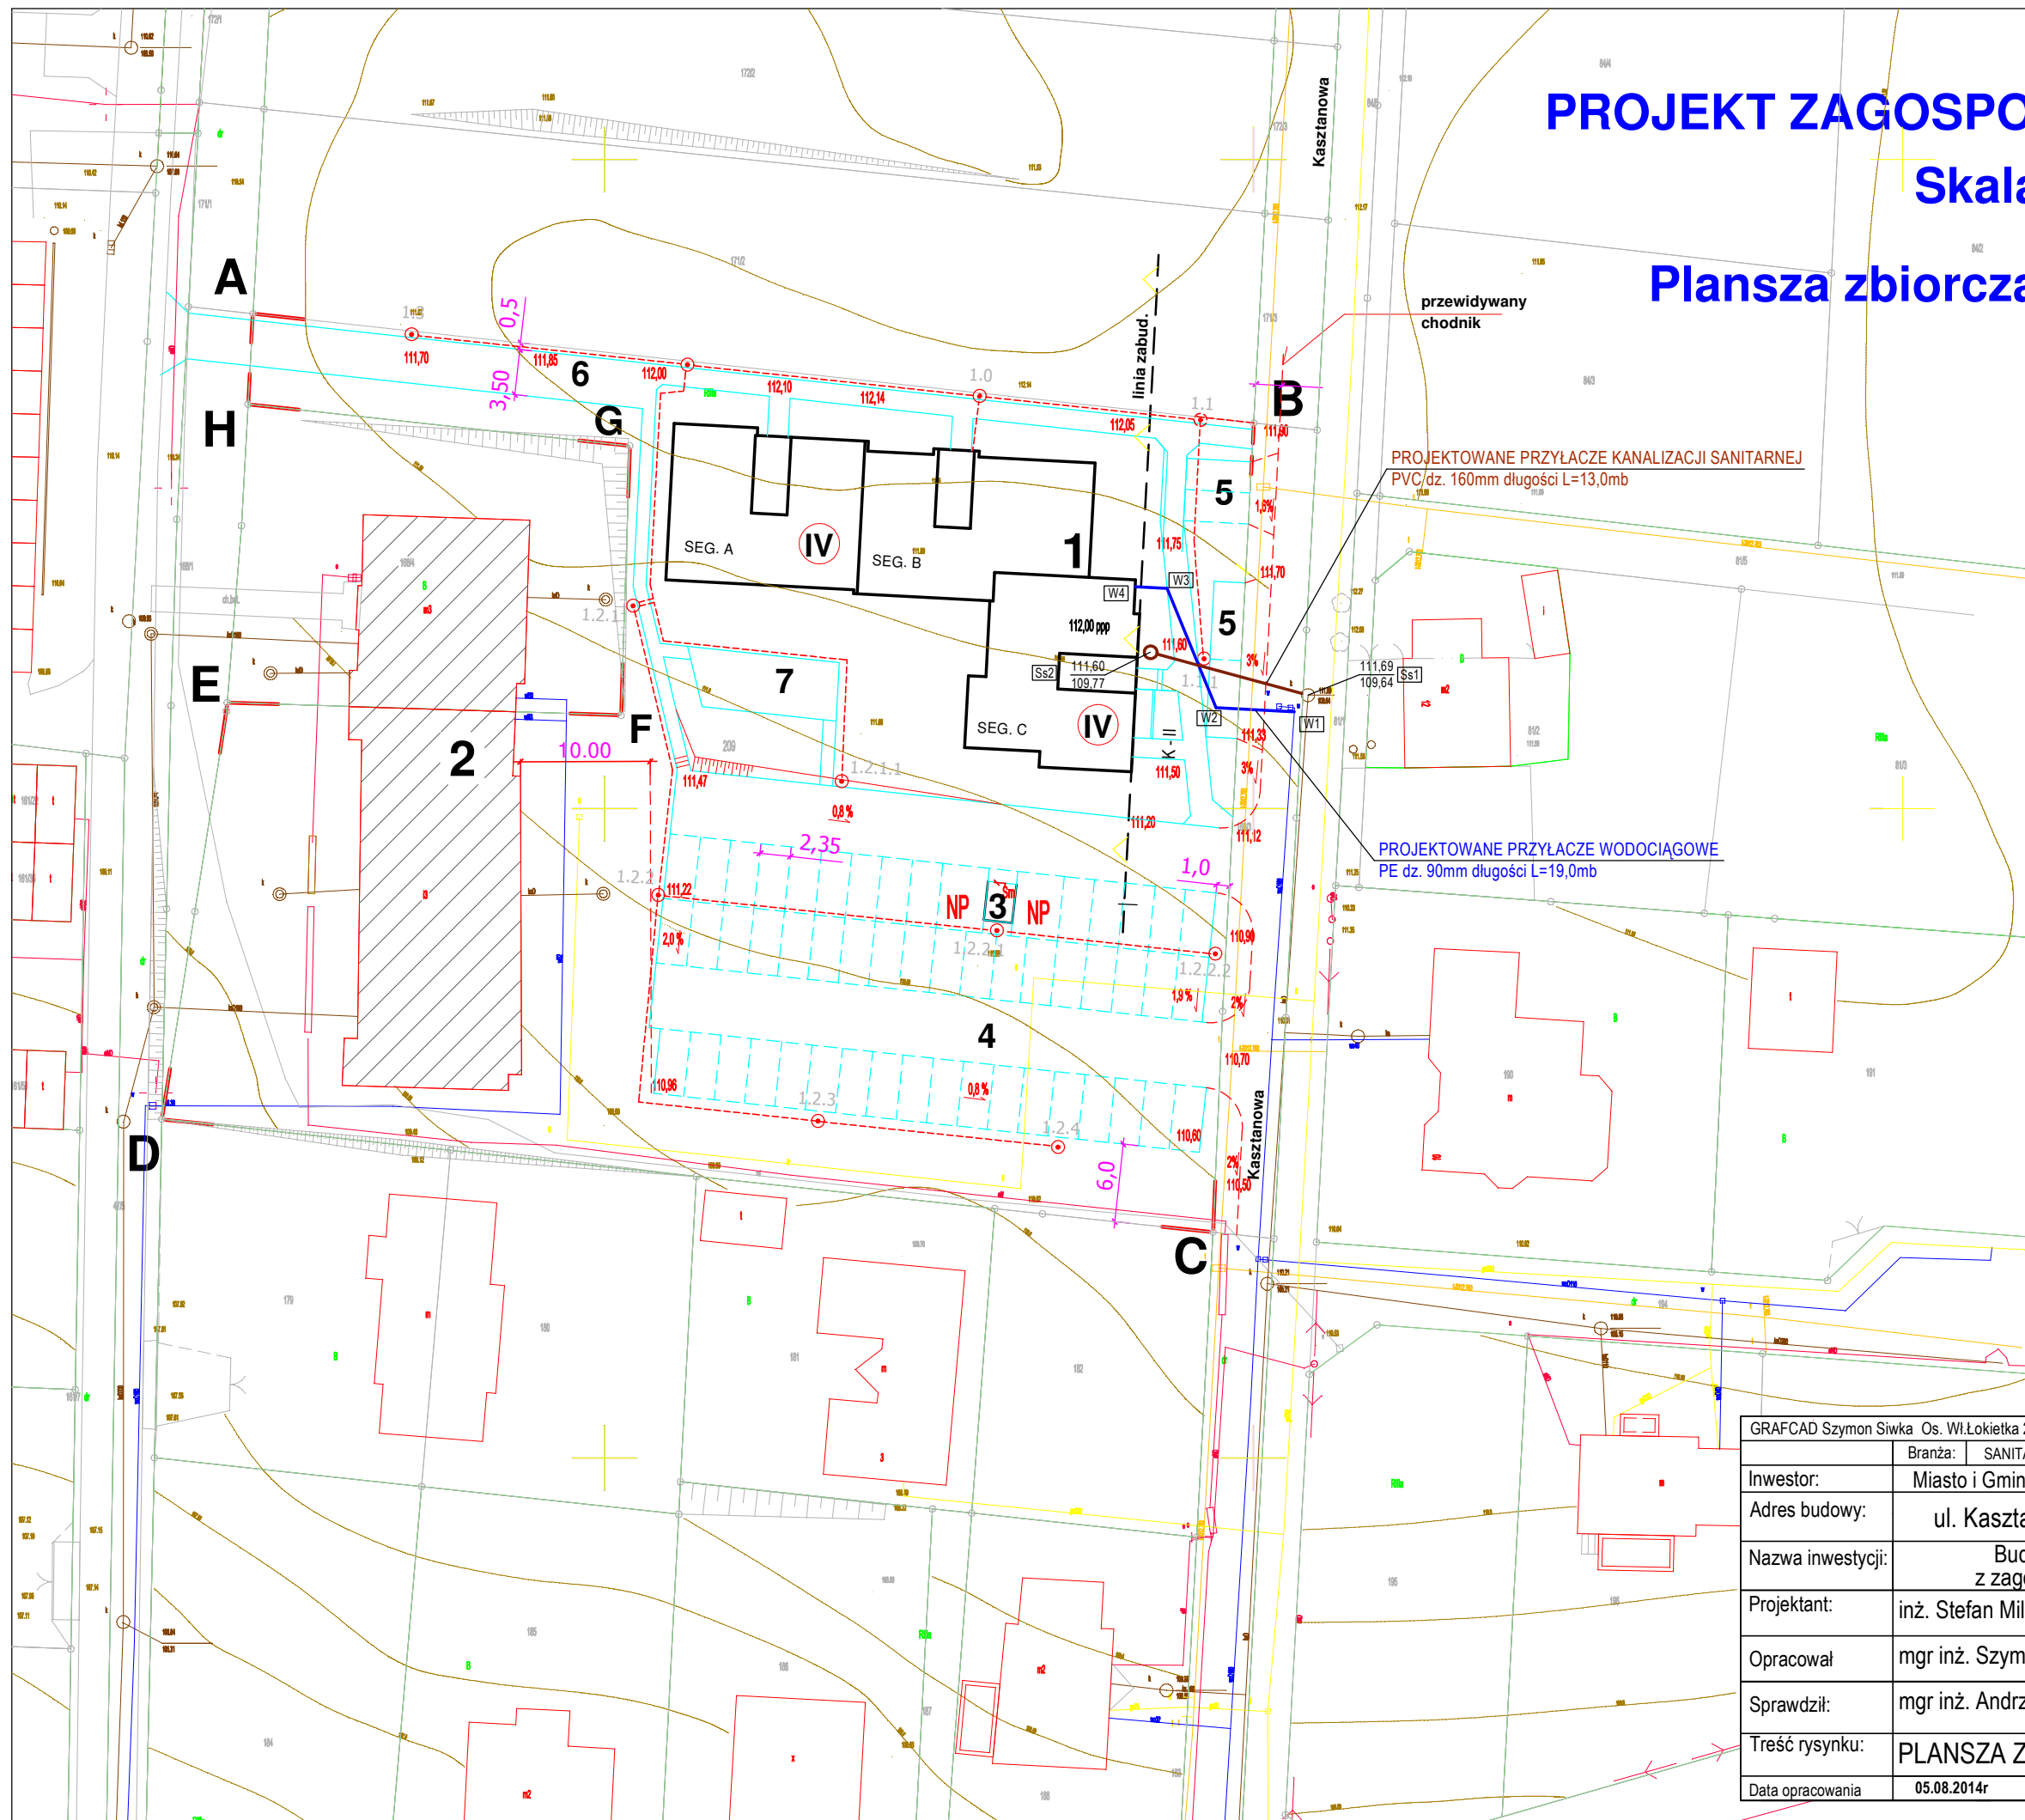

- A-H** granice opracowania
- granice działki
- budynek projektowany
- budynek istniejący
- wejście do budynku
- 1** budynek projektowany
- 2** budynek istniejący
- 3** osłona śmietnika
- 4** parking dla 52 sam.
- 5** parking dla 2 sam.
- 6** pieszojezdnia
- 7** plac zabaw
- przyłącze wody
- przyłącze gazu
- instalacja deszczowa
- kanalizacja sanitarna
- oświetlenie terenu

GRAFCAD Szymon Siwka Os. Włokietka 28/9 62-200 Gniezno mail: grafcad@op.pl tel. 609-773-131				
Branża:	SANITARNA	Stadium dokumentacji:	PROJEKT PRZYŁĄCZA WOD-KAN	
Inwestor:	Miasto i Gmina Trzemeszno 62-240 Trzemeszno, ul. Dąbrowskiego 2.			
Adres budowy:	ul. Kasztanowej w Trzemesznie, dz. nr 209 i 168/1, obręb 3.			
Nazwa inwestycji:	Budynek mieszkalny wielorodzinny komunalny wraz z zagospodarowaniem terenu i wewnętrznymi instalacjami			
Projektant:	inż. Stefan Miliński	upr. budowlane do projektowania bez ograniczeń w specjalności sanitarnej nr ewid. 143/75/PW		
Opracował:	mgr inż. Szymon Siwka			
Sprawdził:	mgr inż. Andrzej Kulesa	upr. budowlane do projektowania bez ograniczeń w specjalności sanitarnej WKP/1271/P/0304		
Treść rysunku:	PLANSZA ZBIORCZA SIECI SANITARNYCH			
Data opracowania	05.08.2014r	nr rysunku	S - 1	skala 1 : 500