


PROFIL PODŁUŻNY PRZYŁACZA KANALIZACJI SANITARNEJ

SKALA 1: 100/1000

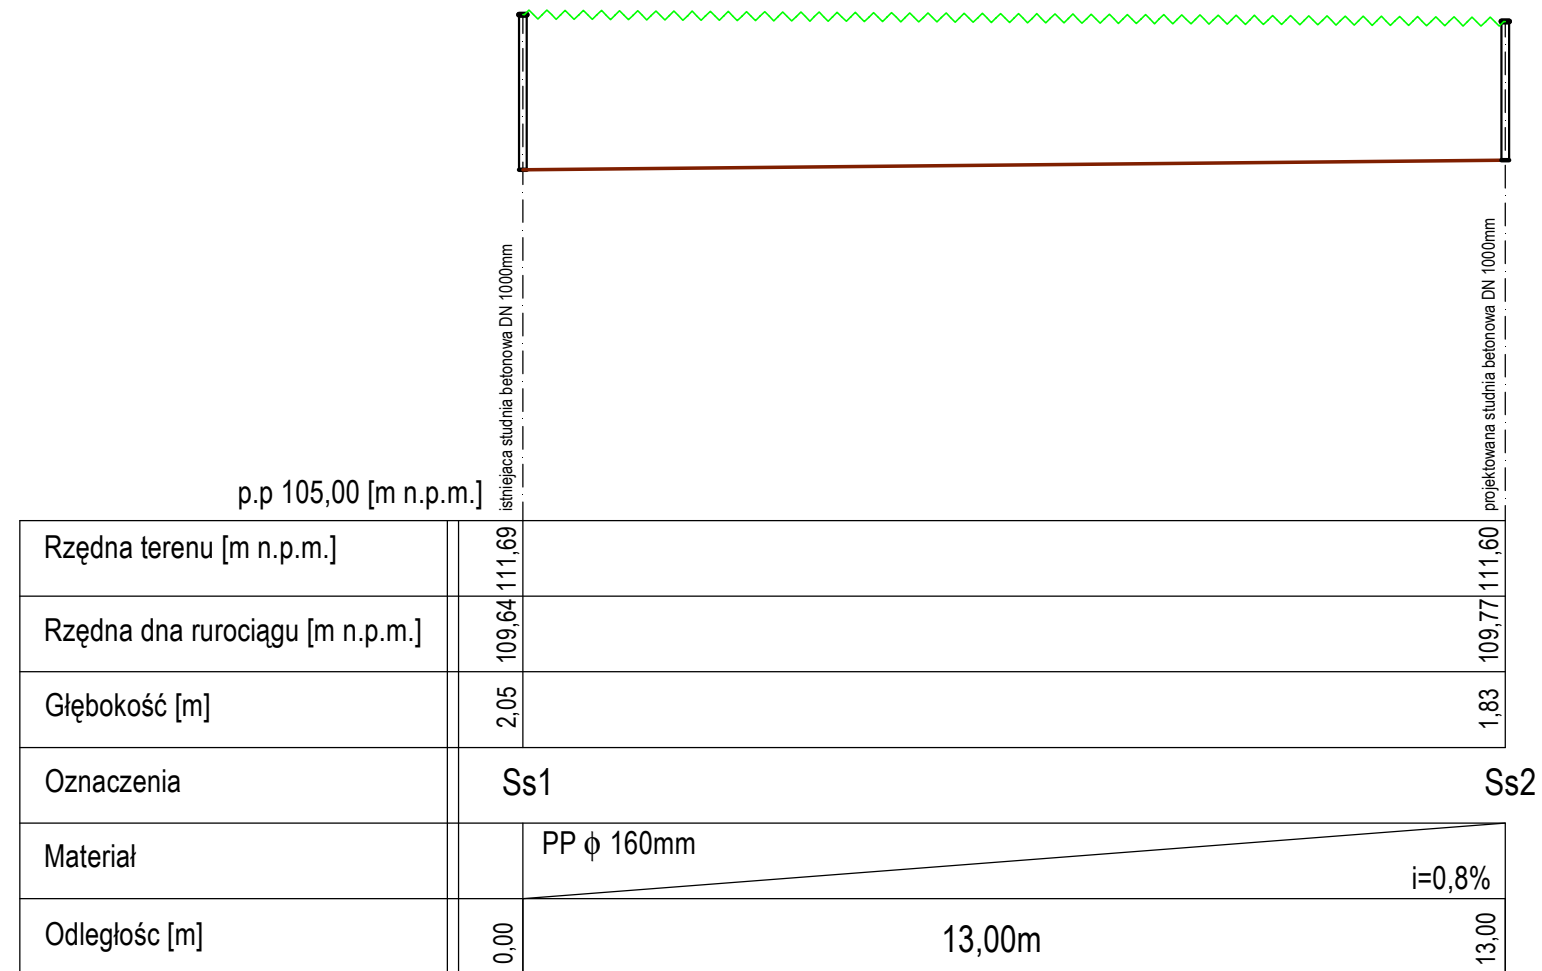

GRAFCAD Szymon Siwka Os. Wł.Lokietka 28/9 62-200 Gniezno mail: grafcad@op.pl tel. 609-773-131				
Branża:	SANITARNA	Stadium dokumentacji:	PROJEKT PRZYŁACZA WOD-KAN	
Inwestor:	Miasto i Gmina Trzemeszno 62-240 Trzemeszno, ul. Dąbrowskiego 2.			
Adres budowy:	ul. Kasztanowej w Trzemesznie, dz. nr 209 i 168/1, obręb 3.			
Nazwa inwestycji:	Budynek mieszkalny wielorodzinny komunalny wraz z zagospodarowanie terenu i wewnętrznym instalacjami			
Projektant:	inż. Stefan Miliński	upr. budowlane do projektowania bez ograniczeń w specjalności sanitarniej nr ewid. 14375PW		
Opracował:	mgr inż. Szymon Siwka			
Sprawdził:	mgr inż. Andrzej Kulesa	upr. budowlane do projektowania bez ograniczeń w specjalności sanitarniej WKP/0271/POOS/04		
Treść rysunku:	PROFIL PODŁUŻNY PRZYŁACZA KANALIZACJI SANITARNEJ			
Data opracowania	05.08.2014r	nr rysunku	S - 2	skala 1 : 100