


Starostwo Powiatowe  
w Gnieźnie  
ul. Jana Pawła II 9/10  
tel (061) 4240741, fax (061) 4240770

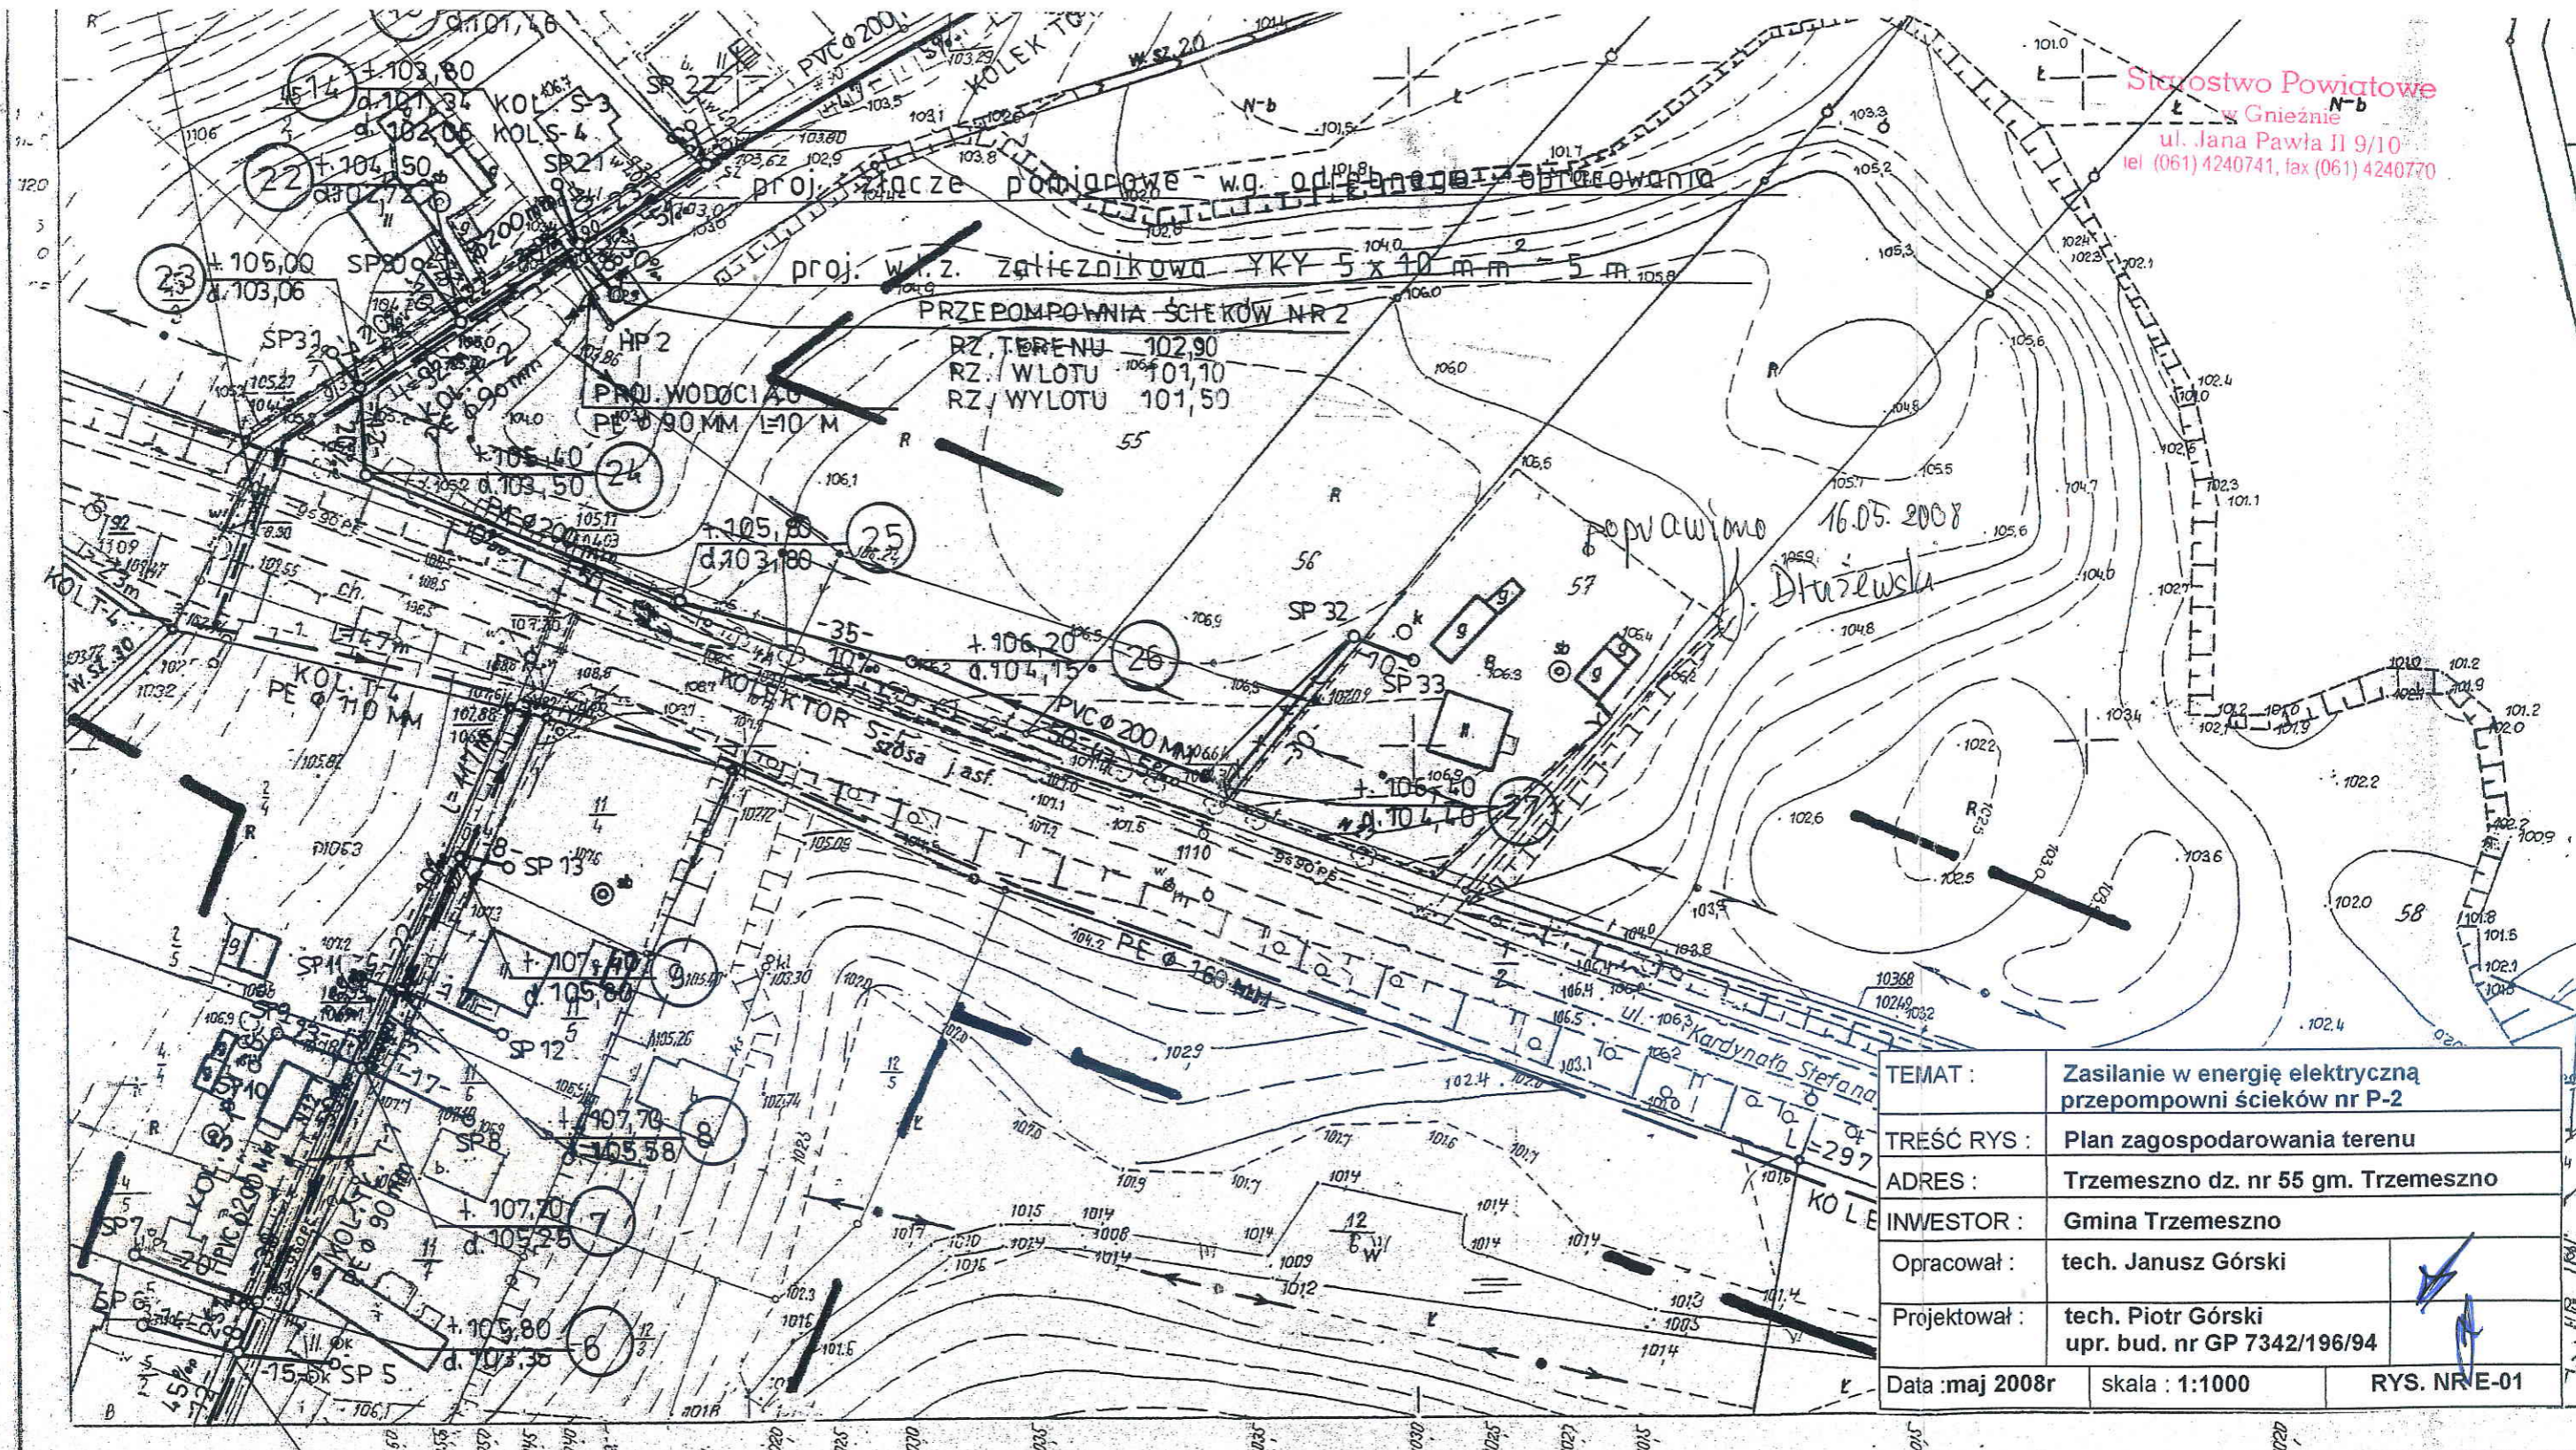

TEMAT :	Zasilanie w energię elektryczną przepompowni ścieków nr P-2
TREŚĆ RYS :	Plan zagospodarowania terenu
ADRES :	Trzemeszno dz. nr 55 gm. Trzemeszno
INWESTOR :	Gmina Trzemeszno
Opracował :	tech. Janusz Górski
Projektował :	tech. Piotr Górski upr. bud. nr GP 7342/196/94
Data :maj 2008r	skala : 1:1000
RYS. NRE-01	

364.431 233

Woj. bydgoskie  
Gmina. Trzemeszno

**m. TRZEMESZNO**

**Mapa zasadnicza 1:1000**

1. Osnowa: układ 1965 (z przeliczeń) poligonizacja tech. III kl. niwelacja tech. III kl. - WPGGK Bydgoszcz
2. Pomiar syt. - wys. metodą bezpośrednią - WPGGK Bydgoszcz
3. Mapa: siatka kwadratów i osnowa na koordynatografie, sytuacja zrysowana z map z 1962 r. - OPGK Bydgoszcz czerwiec 1977 r.