


Site plan
Scale: 1:500

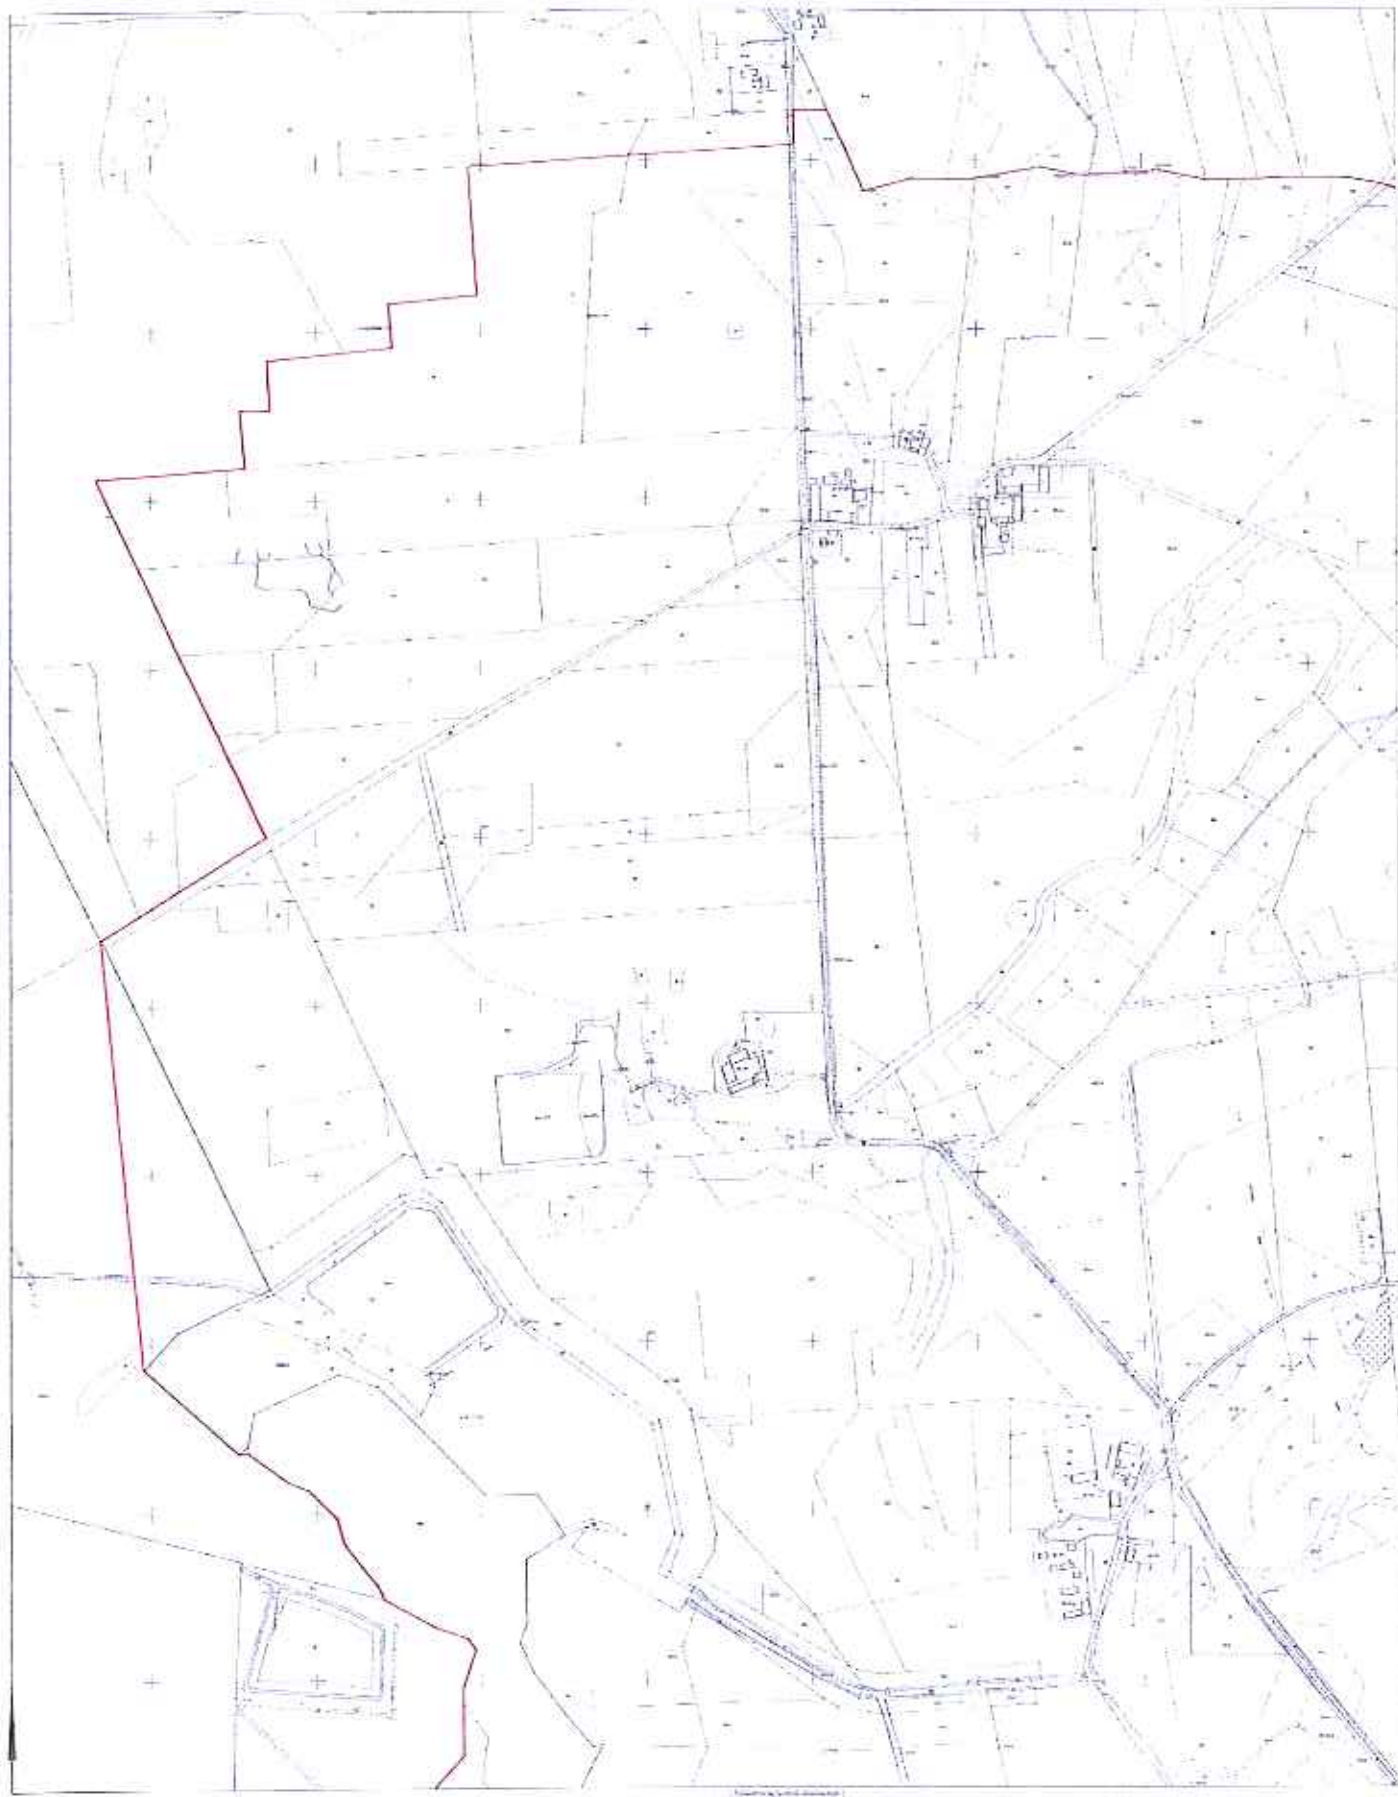

Scale: 1:500


1	Building Footprint
2	Room Division
3	Path
4	Road
5	Boundary

Projektowa wytyczna
Planu zagospodarowania terenu
z przebiegiem linii przesyłki
energetycznej 10 kV

Plan 1:1000

Mapa zasadnicza

Skala 1:1000

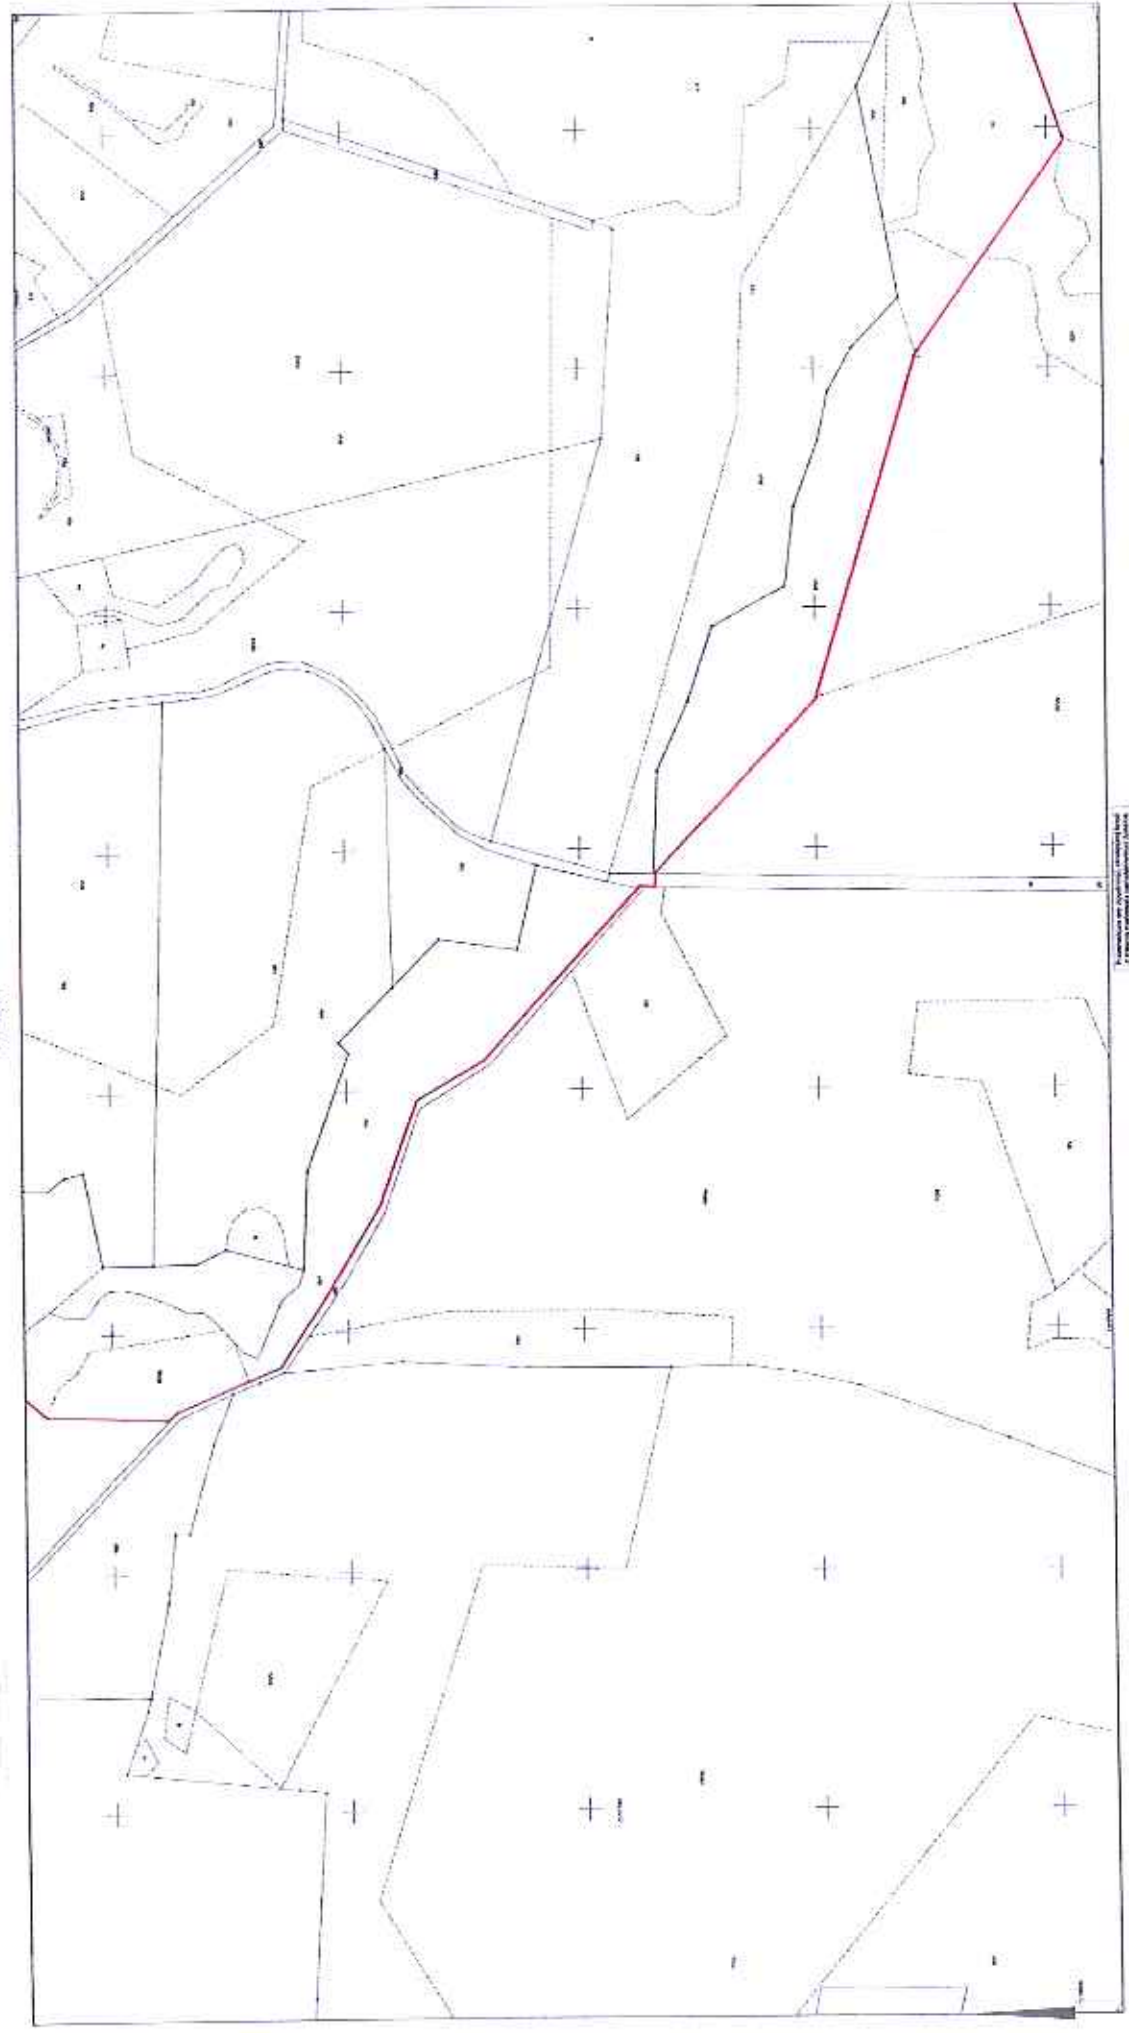

Projekt wytycznej linii przesyłki
energetycznej 10 kV
Przebieg linii przesyłki
energetycznej 10 kV


UWAGA
Wszystkie dane techniczne
i technologiczne należy
zgodzić z projektem

Топографический план
Масштаб 1:50 000
Лист 1


Масштаб 1:50 000



Север

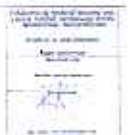

Управление «Водоканал»
Полное наименование:
Муниципальное предприятие «Водоканал г. Павлодара»
Итого: 70
Итого: 12000

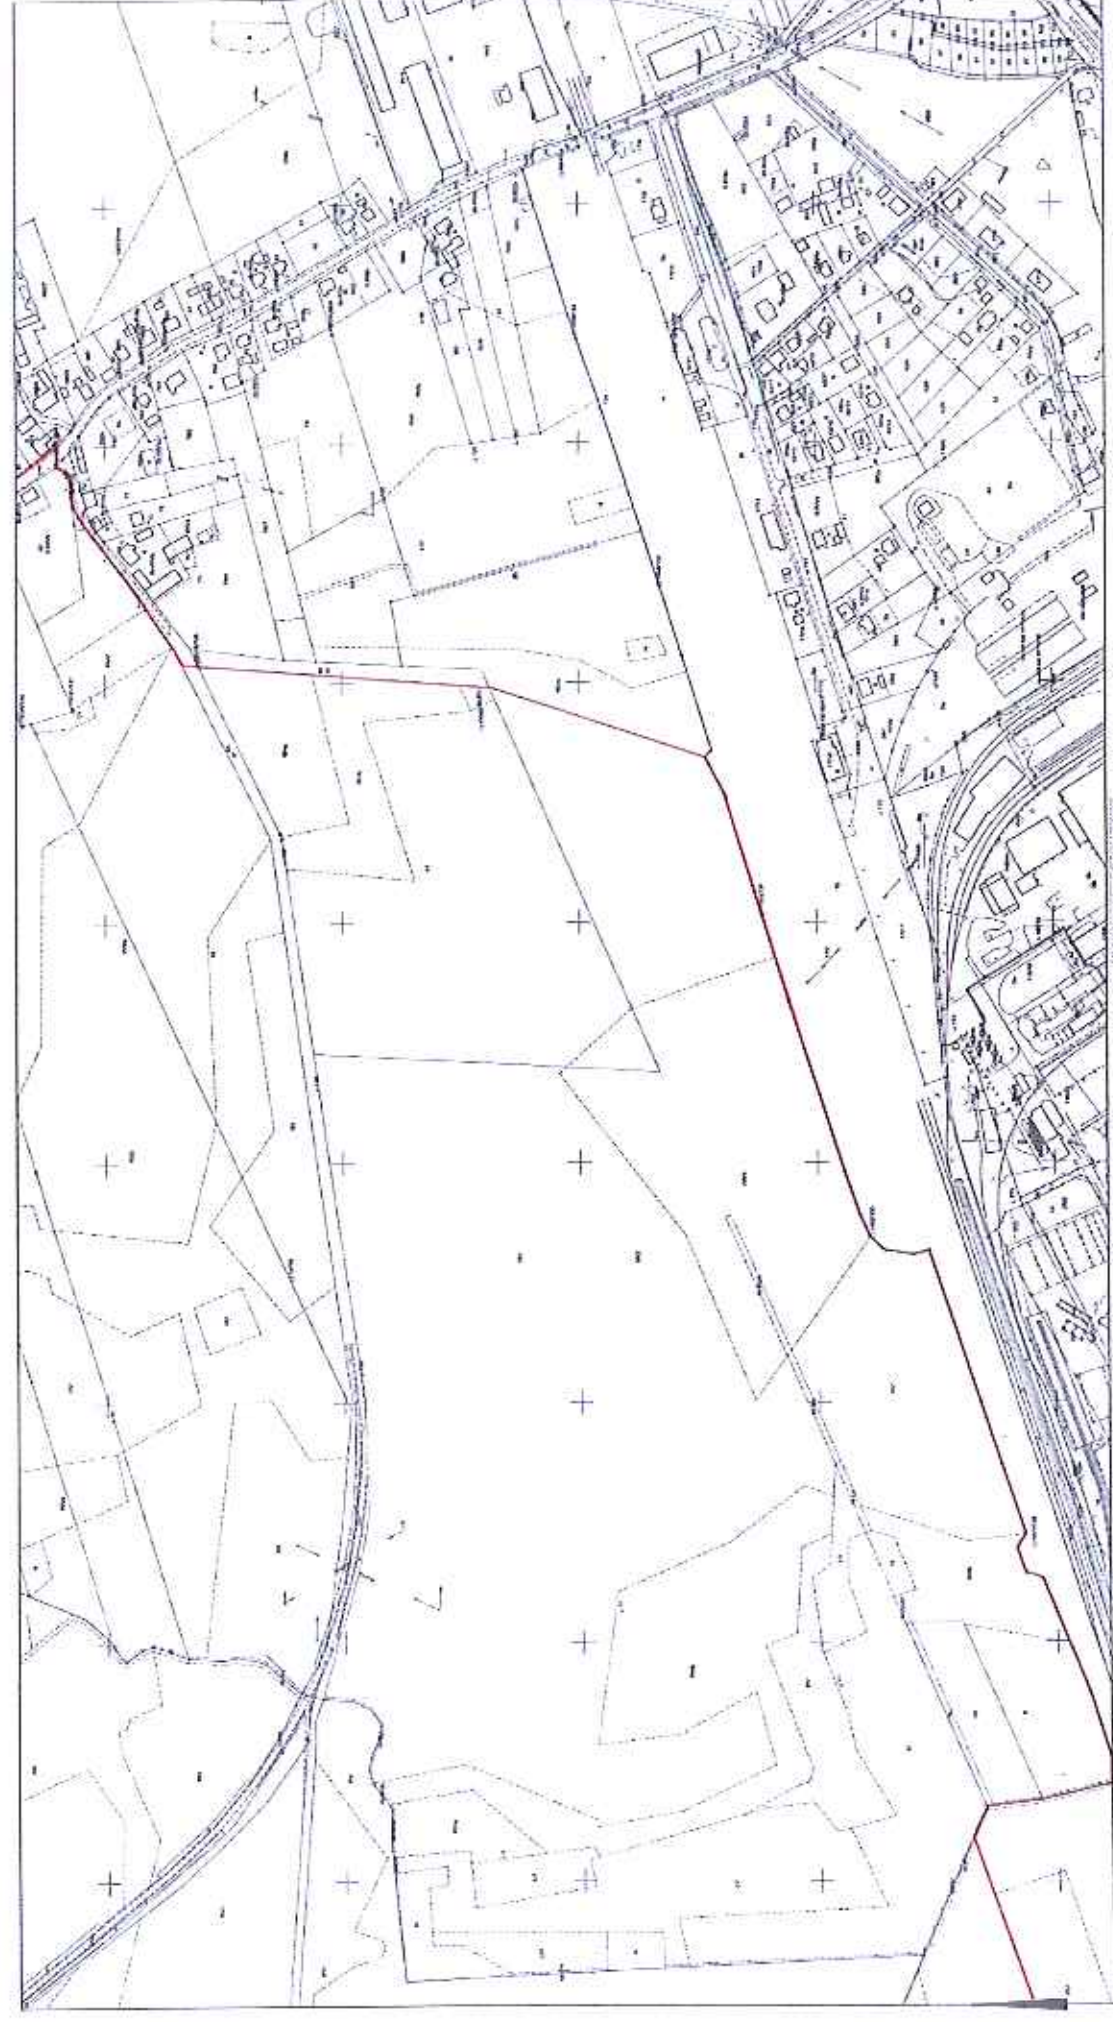

Итого: 70
Итого: 12000

Итого: 70
Итого: 12000